



POR PUGLIA 2014-2020
 Asse VI "Tutela dell'ambiente e promozione delle risorse naturali e culturali"
 Azione 6.7 "Interventi per la valorizzazione e la fruizione del patrimonio culturale"

**BANDO PUBBLICO
 BENI ECCLESIASTICI**
 Per la valorizzazione, la fruizione e il restauro
 dei beni culturali appartenenti ad enti ecclesiastici

INTERVENTO DI RESTAURO E ADEGUAMENTO FUNZIONALE
 DELLA BIBLIOTECA PARROCCHIALE "SAN TOMMASO D'AQUINO",
 CON L'ALLESTIMENTO DI DOTAZIONI INNOVATIVE PER IL
 POTENZIAMENTO DELL'OFFERTA CULTURALE,
 DI PROPRIETA' DELLA PARROCCHIA "CRISTO RE" - SITA IN VIA CAMPANIA A CERIGNOLA (FG)

Seembre 2019 **PROGETTO
 DEFINITIVO/ ESECUTIVO** **Tav. 3B**

Progetto Impianto Elettrico:
 Prese ed Interruttori scala 1:50

Il Committente: Parrocchia di Cristo Re di Cerignola
 Diocesi di Cerignola-Ascoli Satriano

Il Supporto al RUP **Il Parroco e RUP**
 Sac. Carlo Cassatella


Visto:
 S.E. il Vescovo mons. Luigi Renna

Il Progettista: arch. Rosa Totaro
 corso Aldo Moro n° 57 - Cerignola (FG)
 tel e fax 0885/416464


LEGENDA

- presa per rete tv terrestre
- presa per rete telefonica
- punto luce a soffitto
- punto luce a parete
- presa universale
- interruttore unipolare
- quadro elettrico
- lampada emergenza
- interruttore bipolare
- deviatore unipolare
- commutatore
- invertitore

VIA CAMPANIA

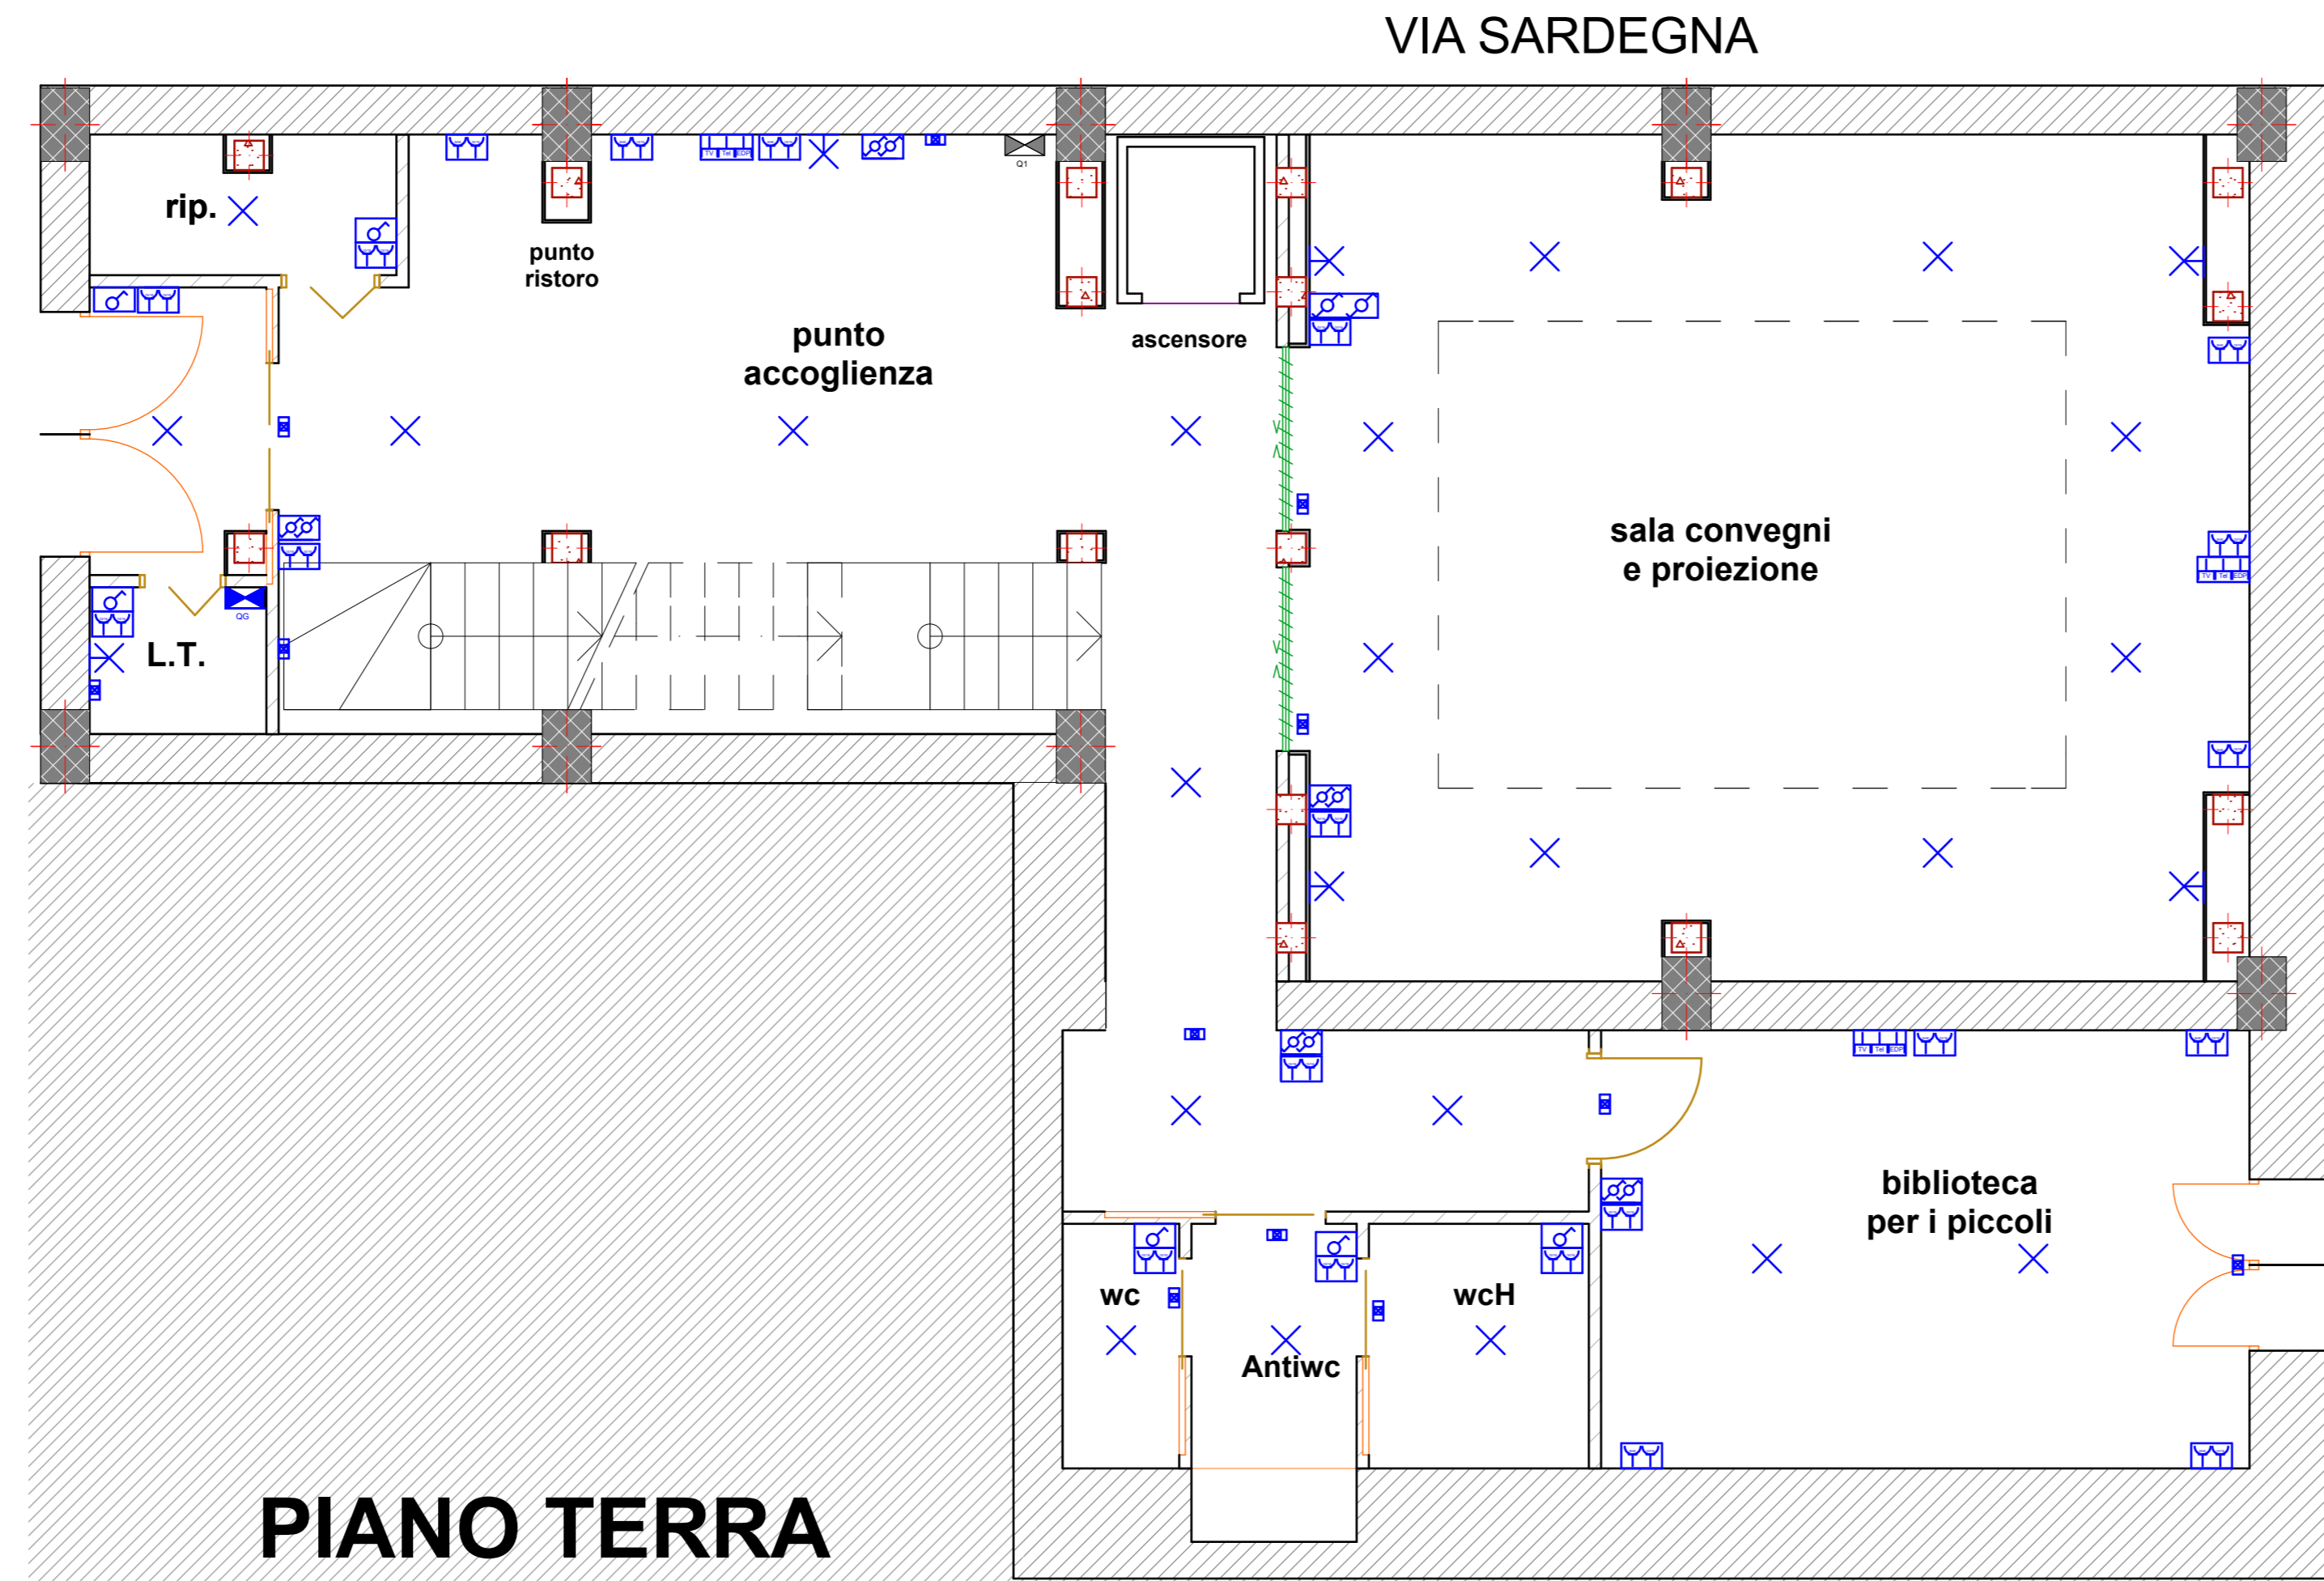


PIANO TERRA

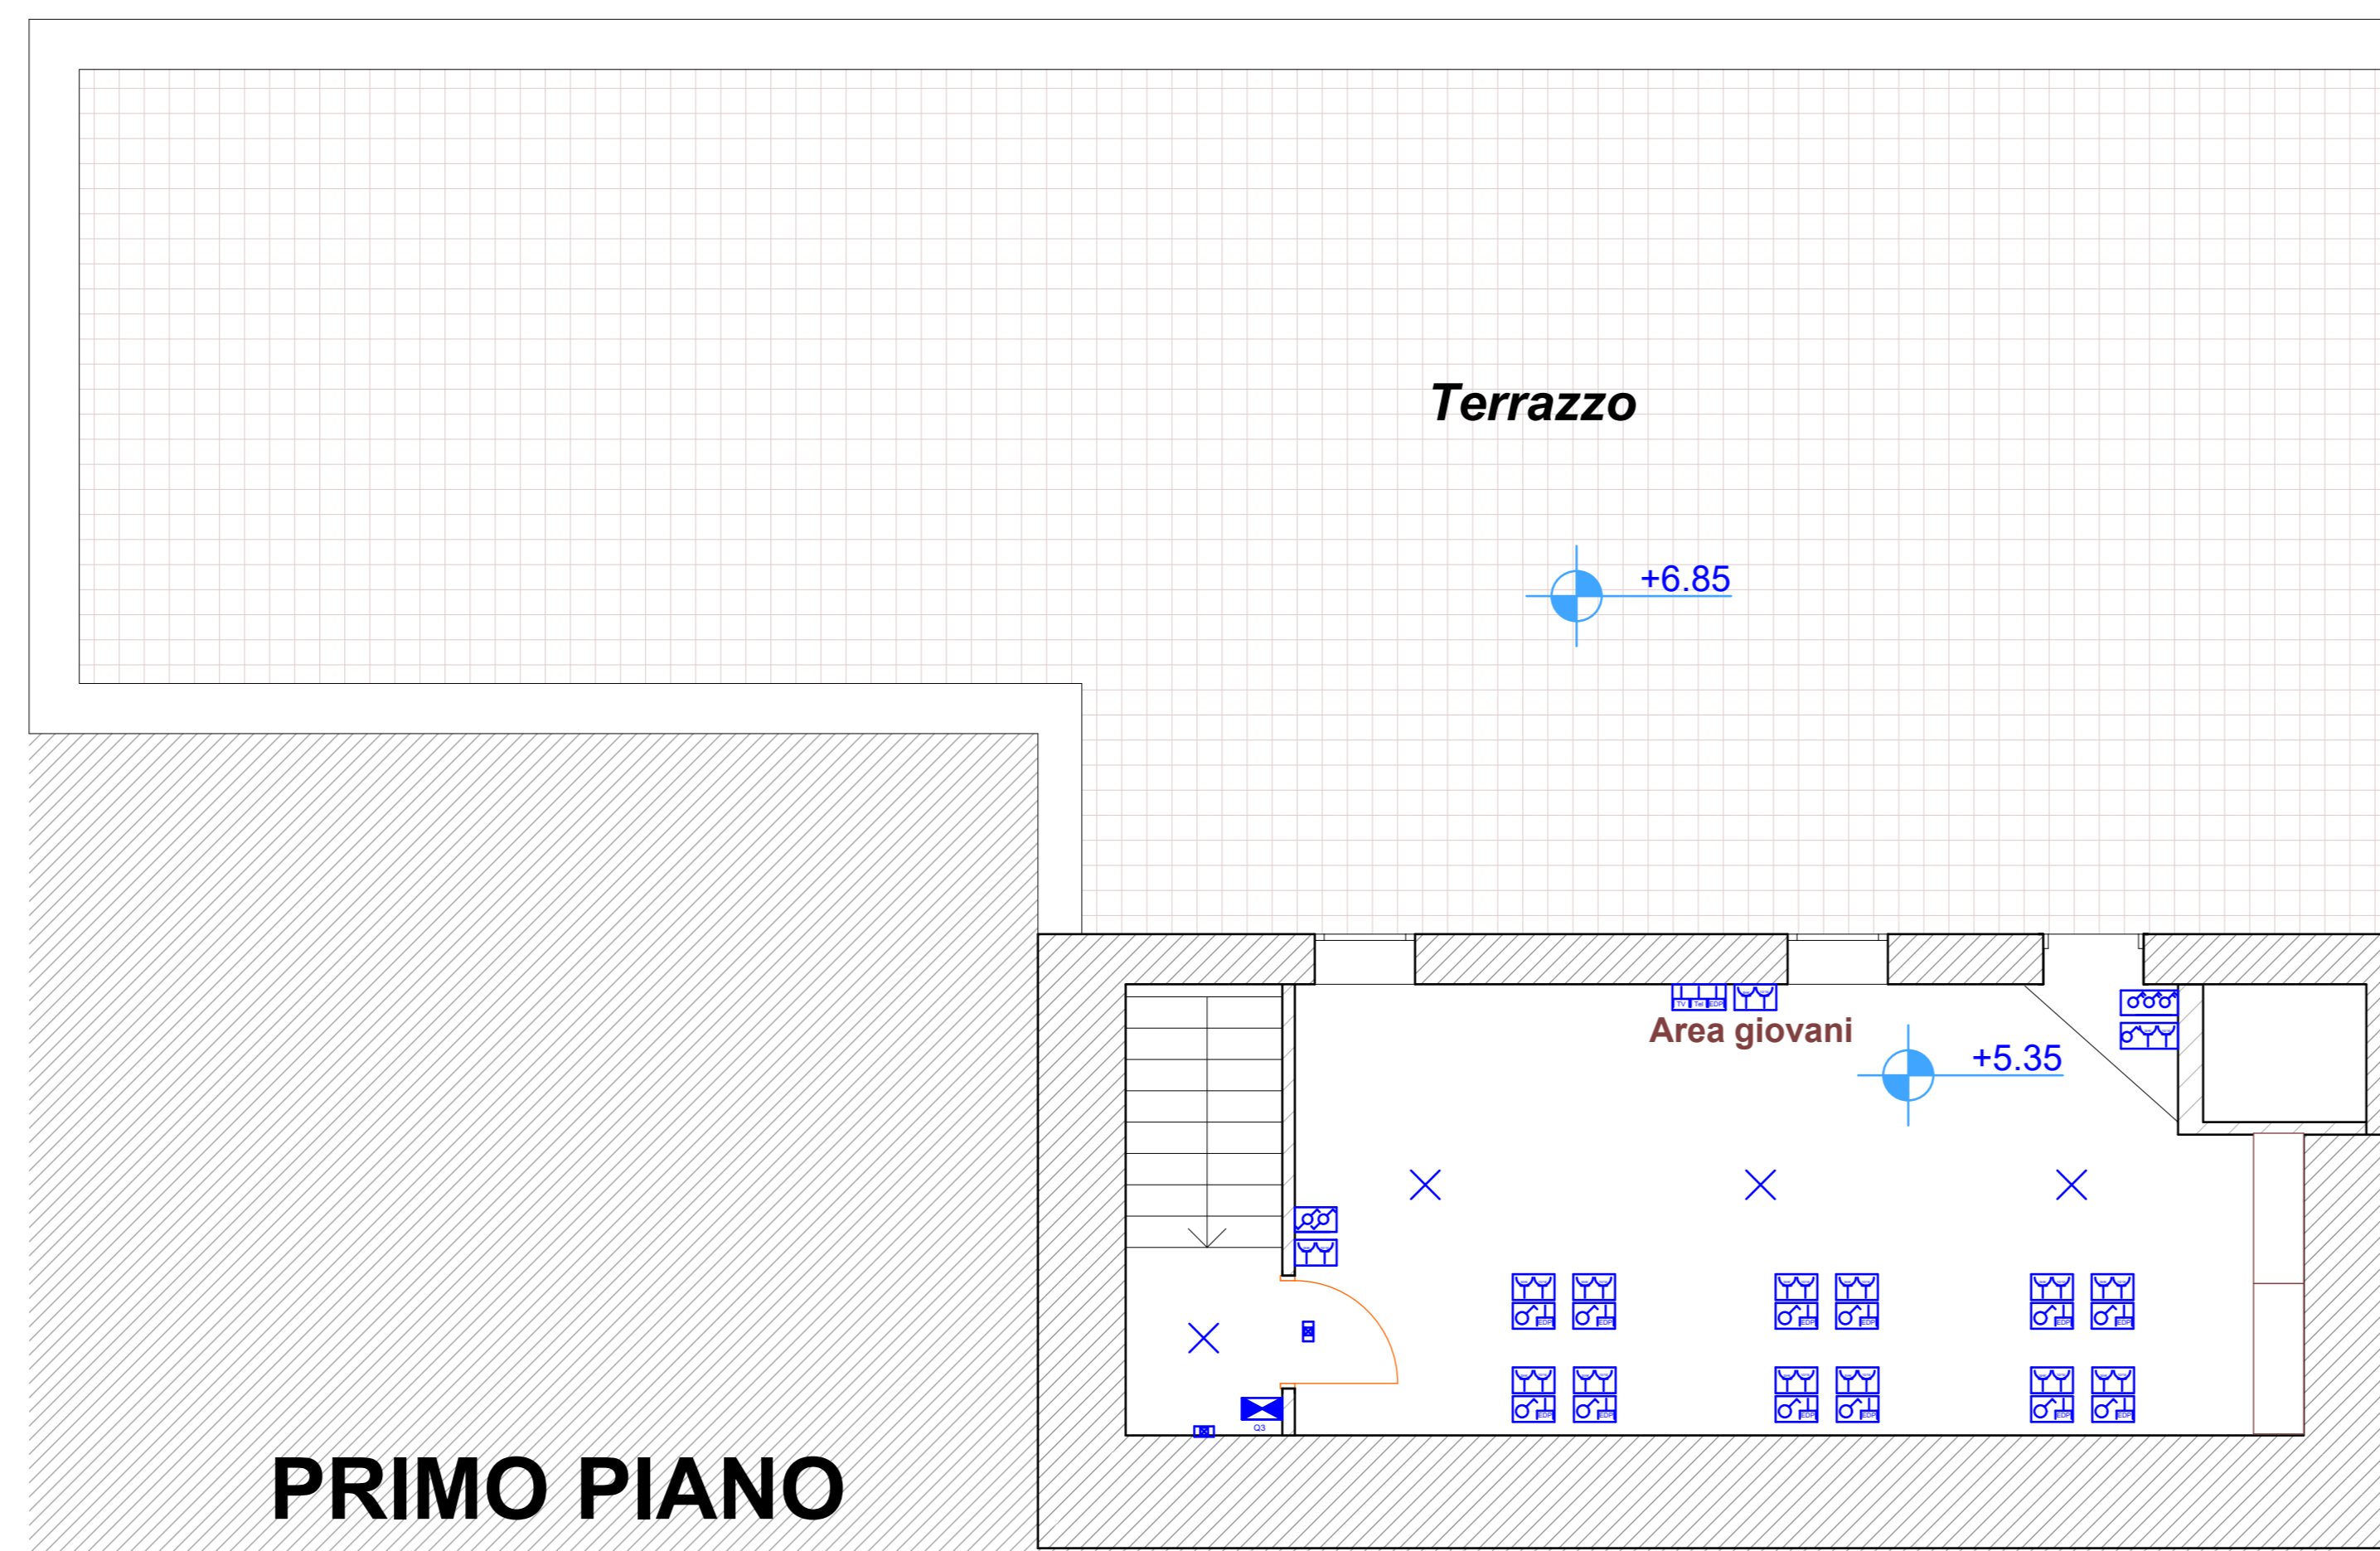


PRIMO PIANO

VIA CALABRIA

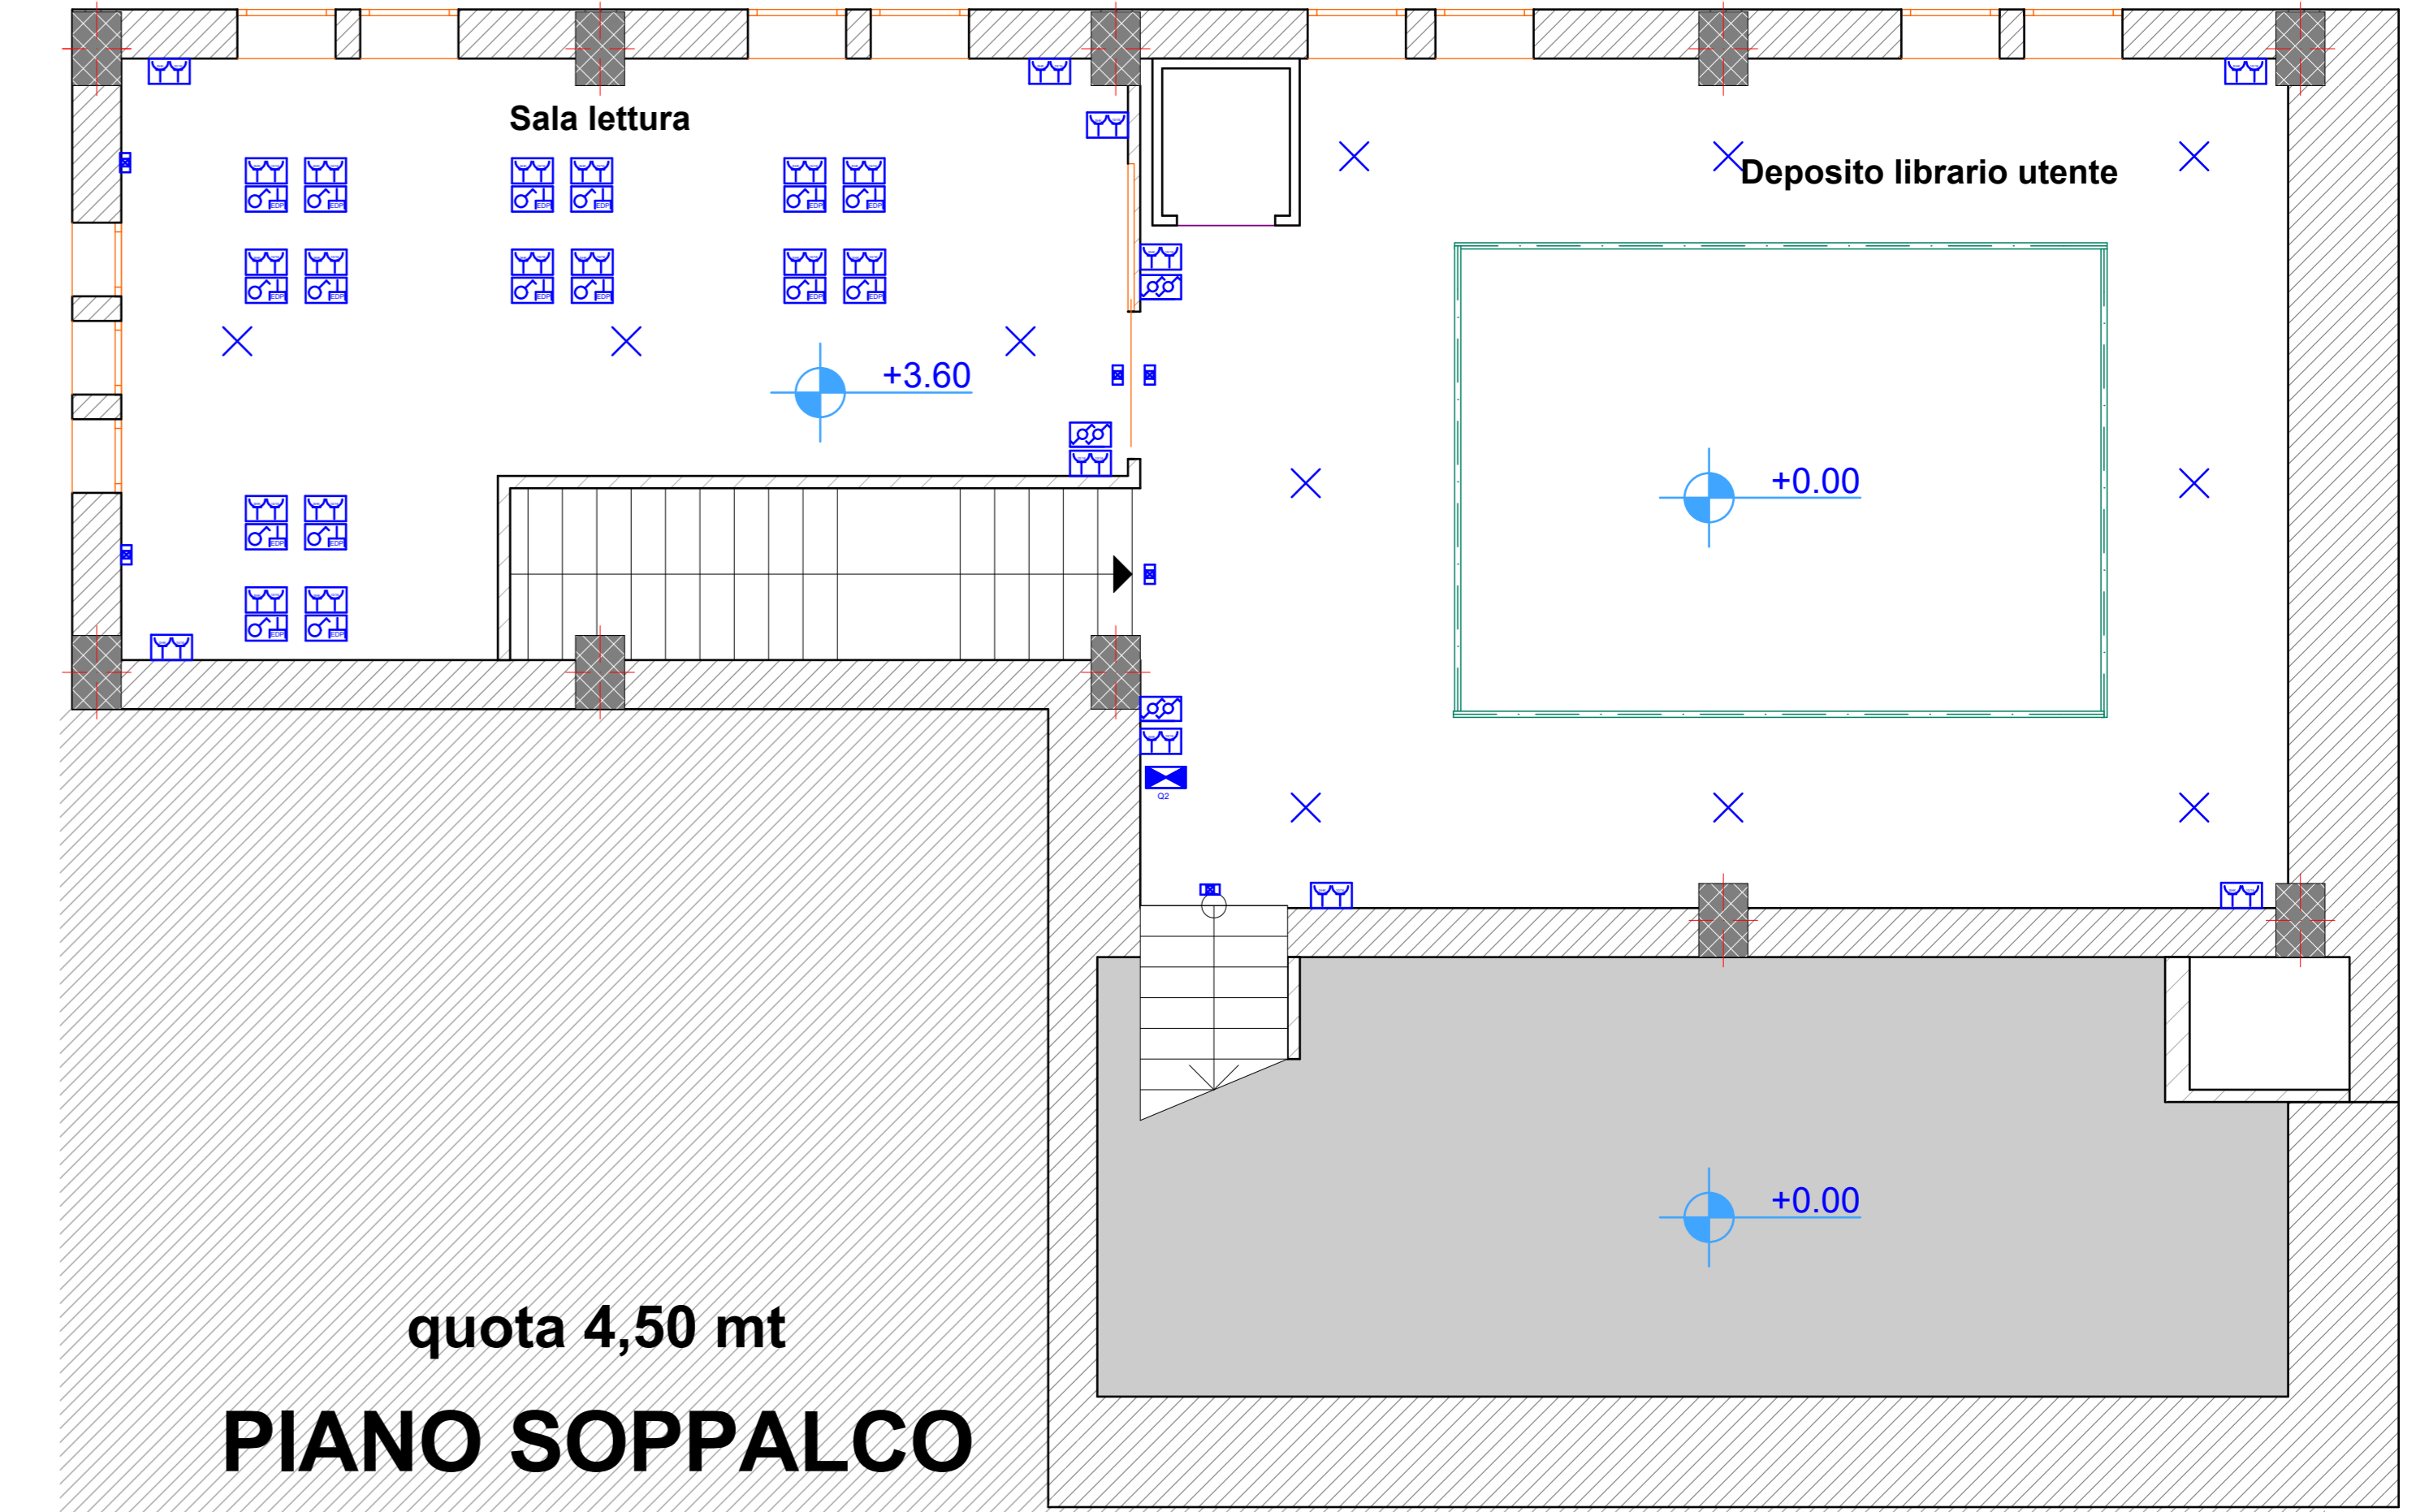

quota 4,50 mt
PIANO SOPPALCO

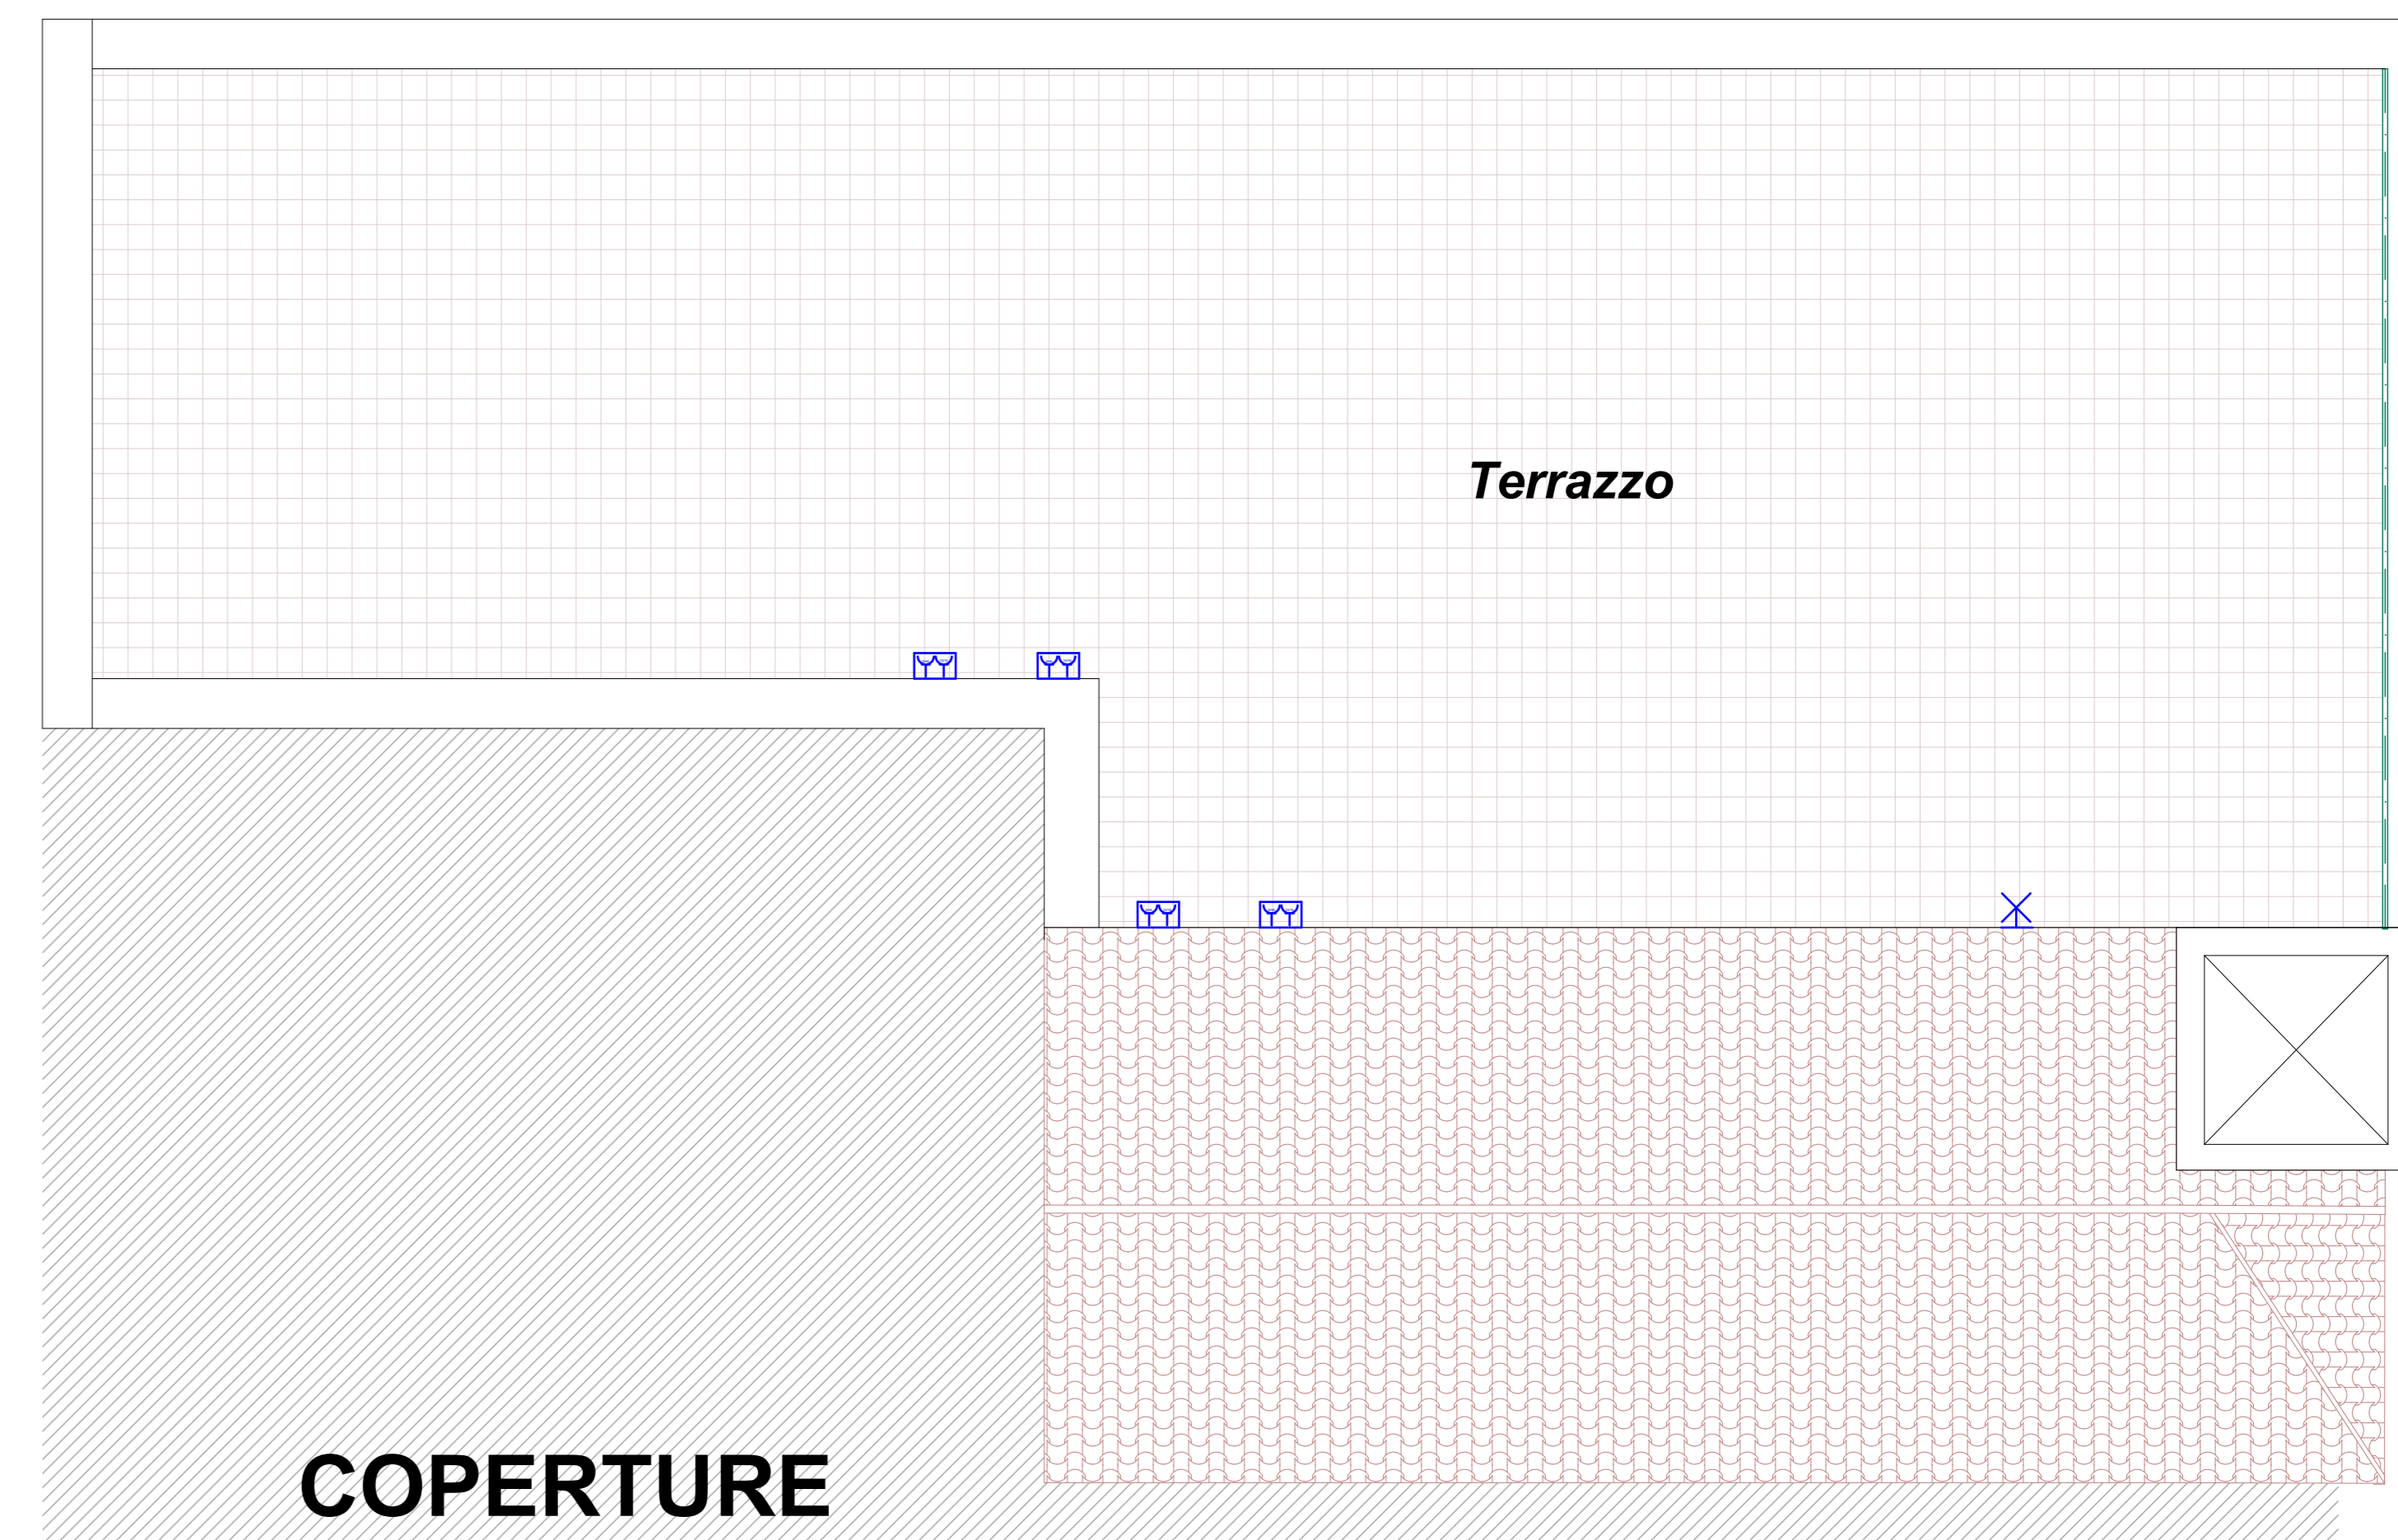

COPERTURE